

Zeichenerklärung Lageplan Kanalisation

PLANUNG:

- RW Durchlass - Böschungsstücke mit Beschriftung
- RW Durchlass - Haltung mit Beschriftung
- RW-Kanal - Schacht mit Beschriftung
- RW-Kanal - Haltung mit Beschriftung
- RW-Kanal - Leitung mit Beschriftung
- SW-Kanal - Schacht mit Beschriftung
- SW-Kanal - Haltung mit Beschriftung
- SW-Kanal - Leitung mit Beschriftung
- MW-Kanal - Schacht mit Beschriftung
- MW-Kanal - Haltung mit Beschriftung
- MW-Kanal - Leitung mit Beschriftung
- Kanalarückbau - Schacht mit Beschriftung
- Kanalarückbau - Haltung mit Beschriftung
- Kanalarückbau - Leitung mit Beschriftung
- Kanalverdümmung - Schacht mit Beschriftung
- Kanalverdümmung - Haltung mit Beschriftung
- Kanalverdümmung - Leitung mit Beschriftung
- Kanalsanierung - Schacht mit Beschriftung
- Kanalsanierung - Haltung mit Beschriftung
- Kanalsanierung - Leitung mit Beschriftung

≙ Druckleitung


ACHTUNG, KANALISATION:
Die Leitungsläufe sind ggf. nur schematisch und nicht vollständig dargestellt. Vorhandene Kanäle sind bei den zuständigen Entsorgern zu erfragen und die Aufgrabungen anzuzeigen. Die genaue Lage ist nach Erfordernis durch Suchschachtungen zu erkunden und zu dokumentieren.

Zeichenerklärung Lageplan Ver- und Entsorger

PLANUNG:

- Allleitungen - Außer Betrieb (AuBe)
- Leerrohre (Leer)
- Private Verrohrung (Privat)
- Stromleitung (Strom = bis ? kV)
- Beleuchtung (Bel)
- Strom-Niederspannung (S-NS = bis 1 kV)
- Strom-Mittelspannung (S-MS = bis 35 kV)
- Strom-Hochspannung (S-HS = über 35 kV)
- Strom-Freileitung (S-FL)
- Telefonleitung / TV Kupferleitung (Tel)
- Glasfaserleitung (GF)
- Wasserleitung - Trinkwasser (WL / TW)
- Wasserleitung - Löschwasser (LW)
- Gasleitung (GAS)
- Gashochdruckleitung (GHD)
- Fernwärme / -Vortlauf / -Rücklauf (FW / FW-V / FW-R)

ACHTUNG, HINWEIS VER- UND ENTSORGER:
Die Leitungsläufe sind ggf. nur schematisch und nicht vollständig dargestellt. Vorhandene Versorgungsleitungen sind bei den zuständigen Leitungsträgern zu erfragen und die Aufgrabungen anzuzeigen. Die genaue Lage ist nach Erfordernis durch Suchschachtungen zu erkunden und zu dokumentieren.

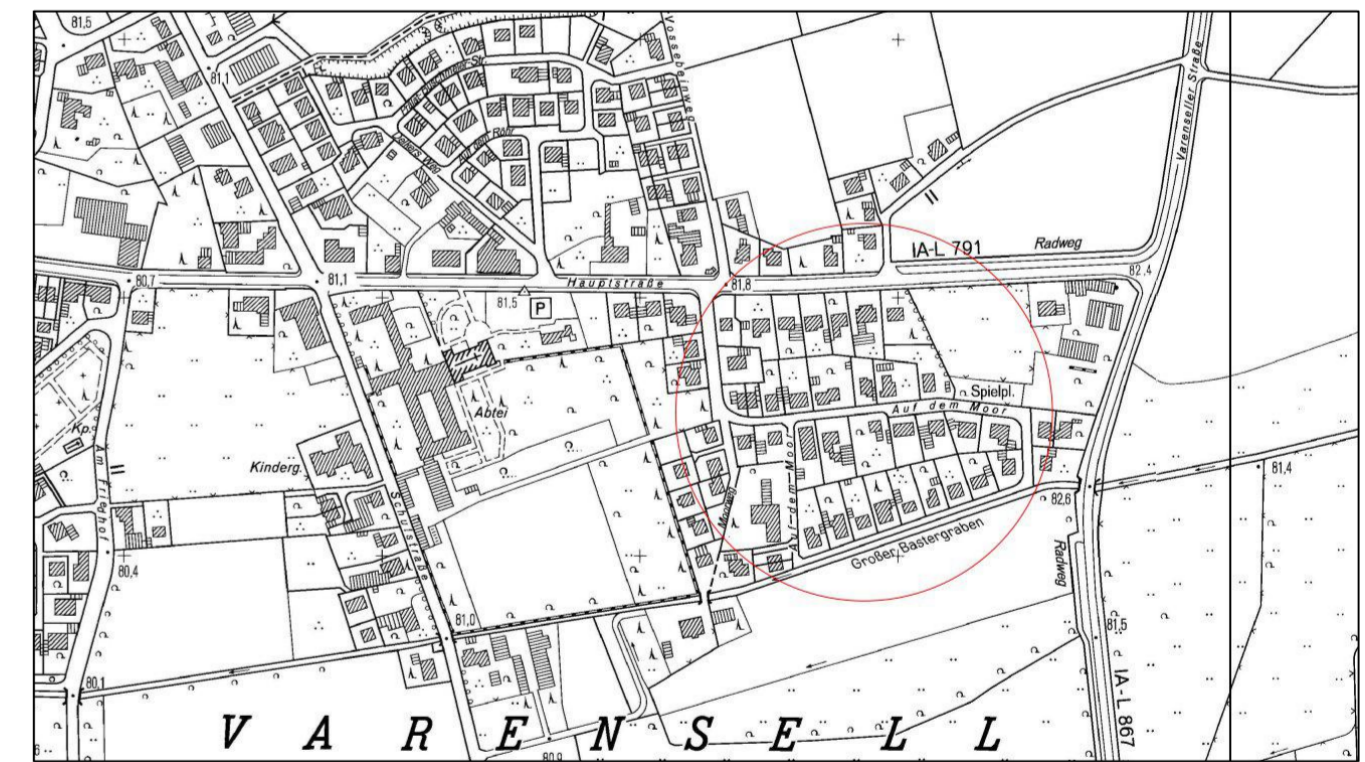

Index	Änderung (Nr.)	Datum:	Name:
A	SW-Anschluss Haus Nr. 5	16.11.2023	gkh
B	Planung der RW-Anschlüsse Nr. 28, 30, 32, 37, 39	11.01.2024	gkh
C			
D			
E			

Zur Ausführung freigeben:
Für den Auftraggeber: **agc aqua geo consult GmbH**
Für den Planverfasser: **agc aqua geo consult GmbH**
Paderborn, 02.02.2024
Telefon 05251 - 288 189 - 0
Ort, Datum: kontakt@agc-gruppe.de

Projekt: **5024 Stadt Rietberg - Auf dem Moor**

Planinhalt: **Lageplan SW-Kanalisation und Regenwasserkanalisation**

Planungsstand: **LPH5 - Ausführungsplanung**

Auftraggeber: **STADT RIETBERG**

Zeichnung: 5024_LPH3-1 - Kopie
Anl./Blatt: 05.01
Maßstab: 1 : 250
Datum: 19.06.2024
Name: asy
gezeichnet: 19.06.2024
geprüft: 19.06.2024
Name: asy
Planverfasser: **agc aqua geo consult GmbH**
33106 Paderborn
Tel.: 05251 / 288 189 - 0
www.agc-gruppe.de kontakt@agc-gruppe.de

*Die Pläne mit Originalunterschrift sind beim AG einsehbar